

MAPA DO CELÓW PROJEKTOWYCH

SKALA 1:500

Województwo : kujawsko - pomorskie
 Powiat : bydgoski
 Gmina : Sienko
 Jedn. ewid. : Sienko 1040307.21

OBRĘB: OSÓWIEC [Nr 0009]

Sekcje mapy nr 6.194.19.05.4.1, 4.3

Id6640.4024.2022 Nr ks. rob. 196/2022

PUNG 2000 s. 6 Ukt wys. PL-EVRF/2007-NH

Mapa powstała po zaktualizowaniu numerycznej mapy zasadniczej pozyskanej z PDIGK

Nie wykonano ustalenia obciążeń służebnościami gruntowymi

Nie wyklucza się istnienia w terenie również innych urządzeń podziemnych uložonych, a nie zgłoszonych do inwentaryzacji geodezyjnej

LEGENDA:

--- Zakres mapy do celów projektowych

MAPĘ WYKONAŁO 23.06.2022r.

Przedsiębiorstwo Usług Geodezyjno - Kartograficznych i Projektowych "GRUNTMAR" s.c. Z Łaniecki, Ł. Garski

Oświadczam, że praca geodezyjna zgłoszona do Starosty Bydgoskiego przez GRUNTMAR S.C. kierownik prac Zbigniew Łaniecki, nr uprawnień zawodowych 14.312, o identyfikatorze Id.6640.4024.2022 została pozytywnie zweryfikowana - protokół weryfikacji nr 6640.4024.2022_65873 z dnia 24.06.2022r.
 Jednocześnie informuję, że jestem świadomy odpowiedzialności karnej za złożenie fałszywego oświadczenia.

Zbigniew Łaniecki
ZBIGNIEW ŁANIECKI
 GEODETA UPRAWNIONY
 85-790 Bydgoszcz, ul. Kromera 6/64
 tel. 52 344 50 89, kom. 691 743 566
 Świadcstwo M.G.P. I B. 14312

data 24.06.2022r.

podpis


LEGENDA:

proj. słup stalowy lub aluminiowy h=7m, nr słupa podany na planie zagospodarowania terenu. Na każdym słupie zabudować wysięgnik stalowy lub aluminiowy 1,0m z oprawką LED 51W/7550lm

proj. kabel nN 0,4 kV YAKY 4x35 mm², długość trasy i kabla pomiędzy stanowiskami podane na rysunku - odpowiednio: trasa/długość kabla
 proj. rura ochronna, typ i długość podana na rysunku (RPP75 lub RHDPk-S75)

odległość proj. kabla od wodociągu > odległość wymagana

0,50m>0,41m

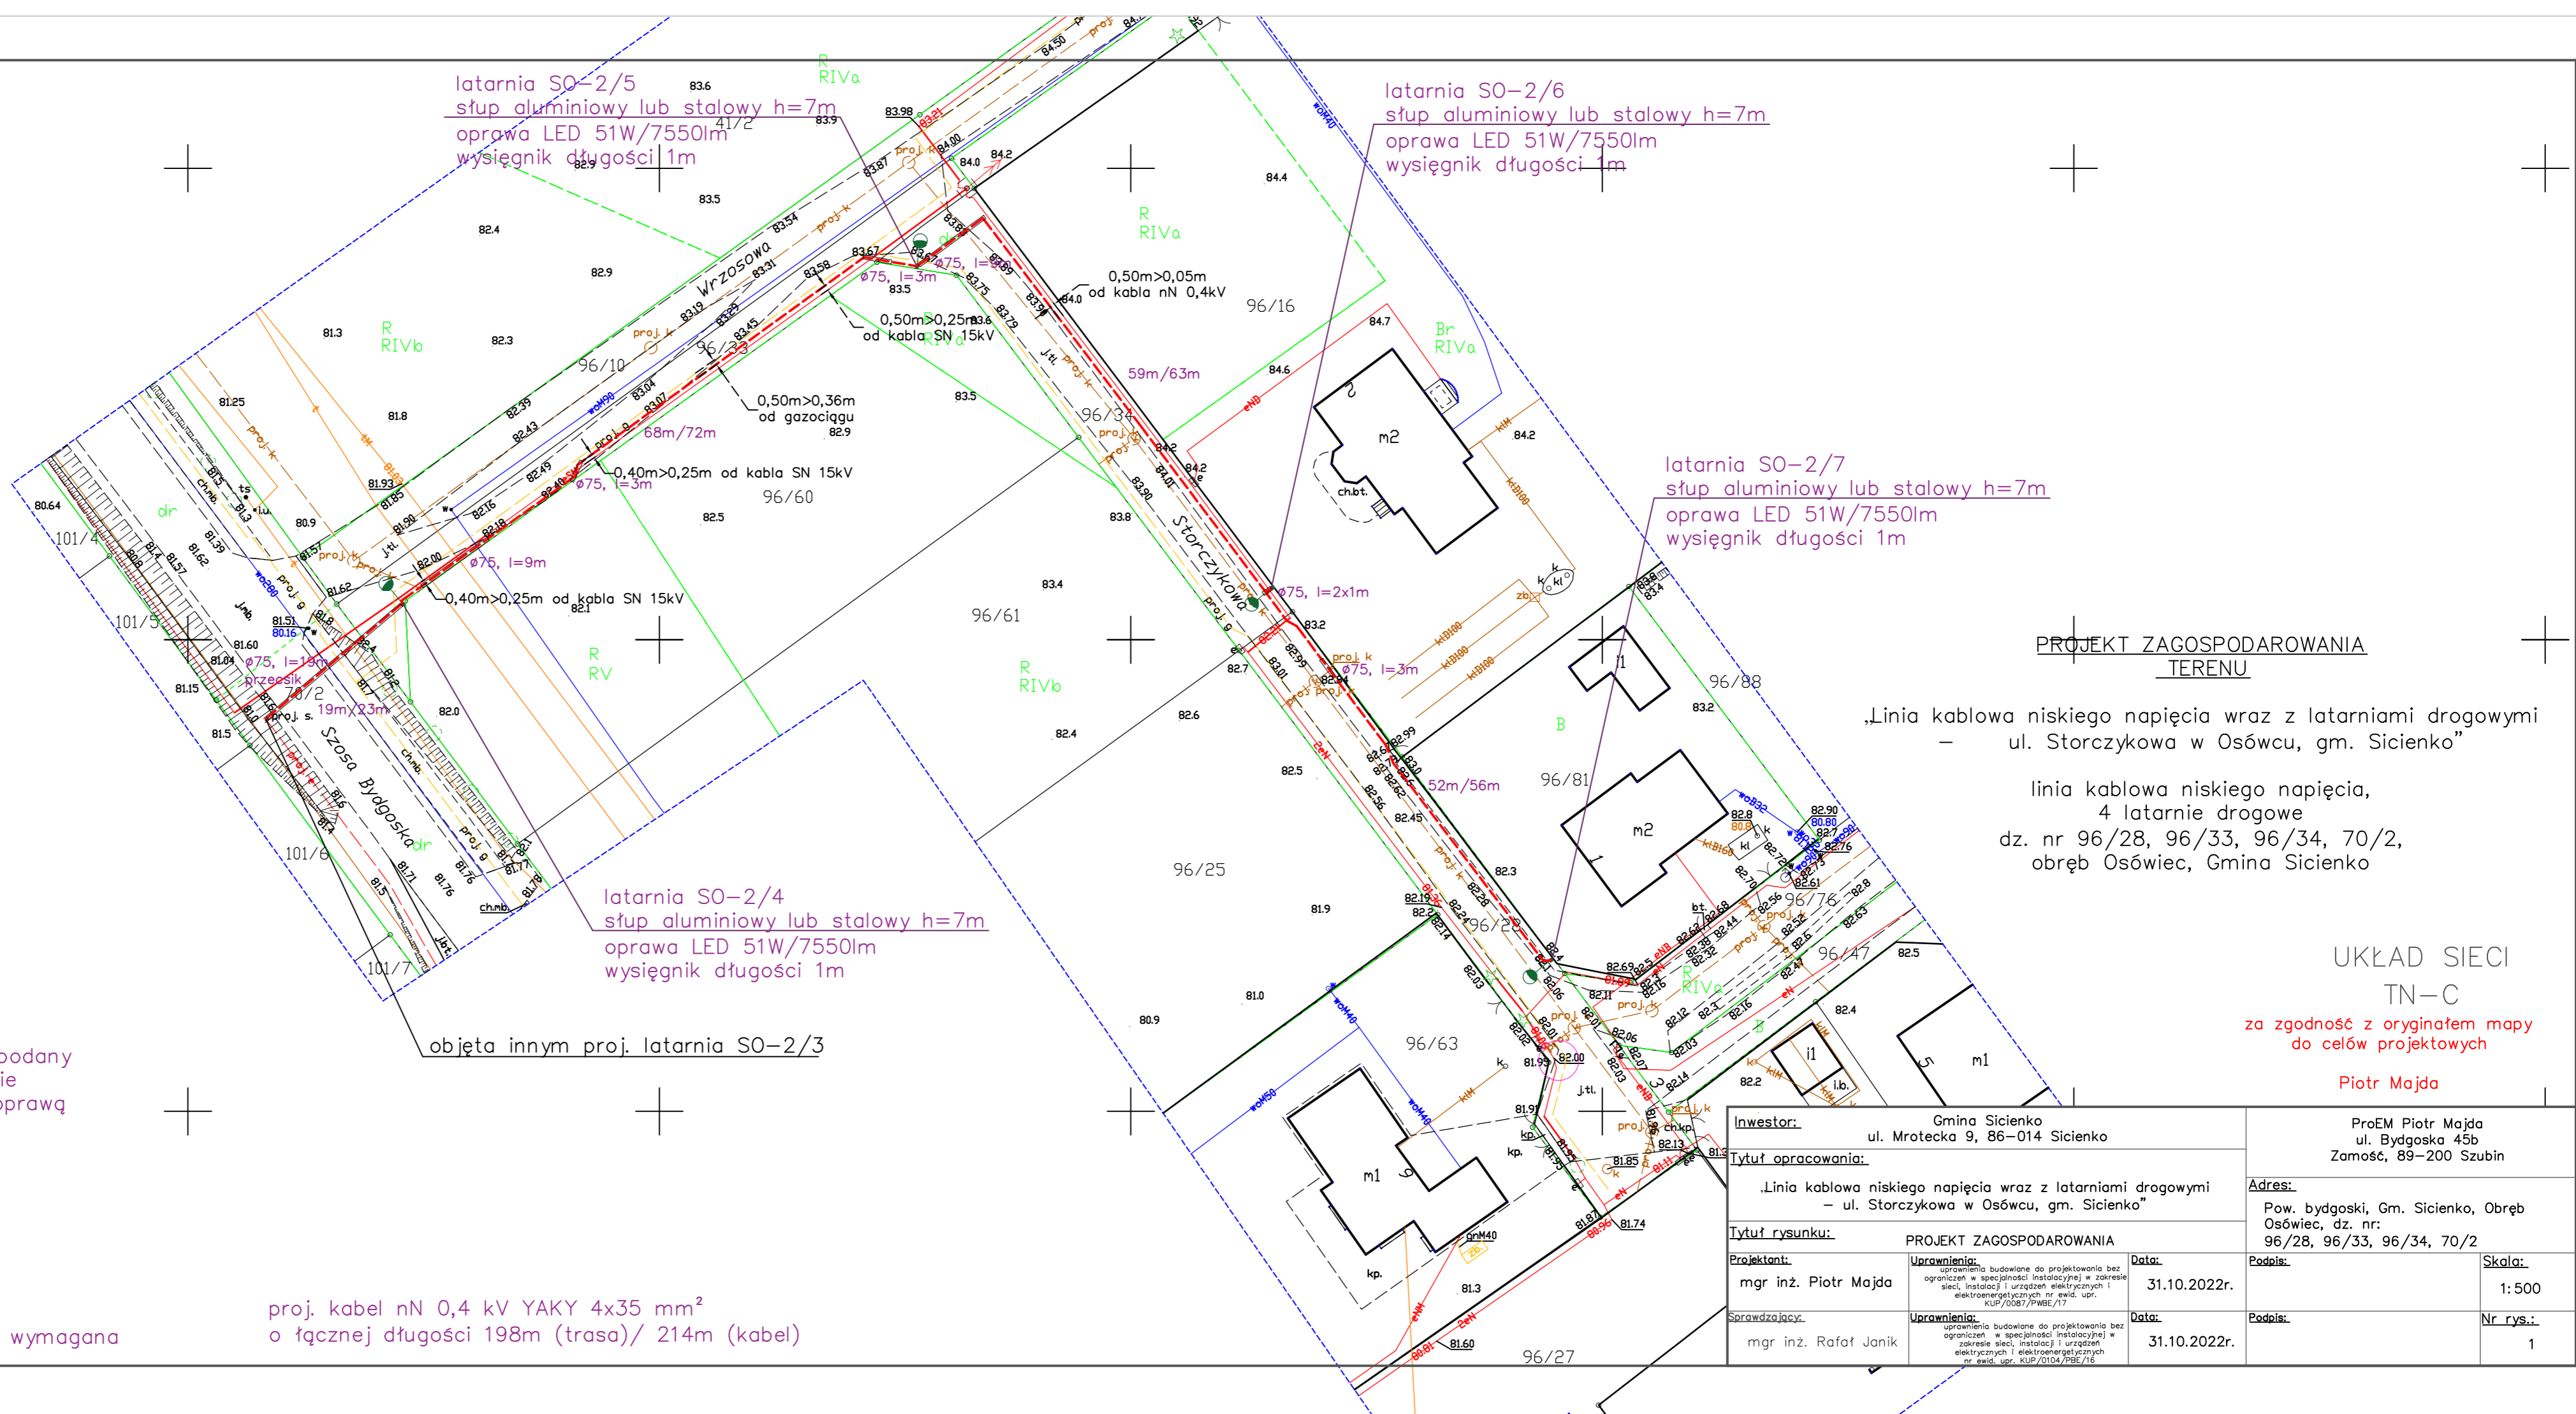

PROJEKT ZAGOSPODAROWANIA TERENU

„Linia kablowa niskiego napięcia wraz z latarniami drogowymi ul. Storczykowa w Osówcu, gm. Sienko”

linia kablowa niskiego napięcia, 4 latarnie drogowe dz. nr 96/28, 96/33, 96/34, 70/2, obręb Osówek, Gmina Sienko

UKŁAD SIECI TN-C

za zgodność z oryginałem mapy do celów projektowych

Piotr Majda

Inwestor:		Gmina Sienko ul. Mrotecka 9, 86-014 Sienko		ProEM Piotr Majda ul. Bydgoska 45b Zamość, 89-200 Szubin	
Tytuł opracowania:		„Linia kablowa niskiego napięcia wraz z latarniami drogowymi - ul. Storczykowa w Osówcu, gm. Sienko”		Adres:	
Tytuł rysunku:		PROJEKT ZAGOSPODAROWANIA		Pow. bydgoski, Gm. Sienko, Obręb Osówek, dz. nr: 96/28, 96/33, 96/34, 70/2	
Projektant:	mgr inż. Piotr Majda	Uprawnienia:	uprawnienia budowlane do projektowania bez ograniczeń w specjalności instalacyjnej w zakresie sieci, instalacji i urządzeń elektrycznych i elektroenergetycznych nr ewid. upr. KUP/0087/PMBE/17	Data:	31.10.2022r.
Sprawdzający:	mgr inż. Rafał Janik	Uprawnienia:	uprawnienia budowlane do projektowania bez ograniczeń w specjalności instalacyjnej w zakresie sieci, instalacji i urządzeń elektrycznych i elektroenergetycznych nr ewid. upr. KUP/0104/PBE/16	Data:	31.10.2022r.
				Podpis:	Skala:
					1:500
				Podpis:	Nr rys.:
					1